


Rzut piwnic
Kotłownia na paliwo stałe z
węzłem przygotowania c.w.u.
Skala 1:50

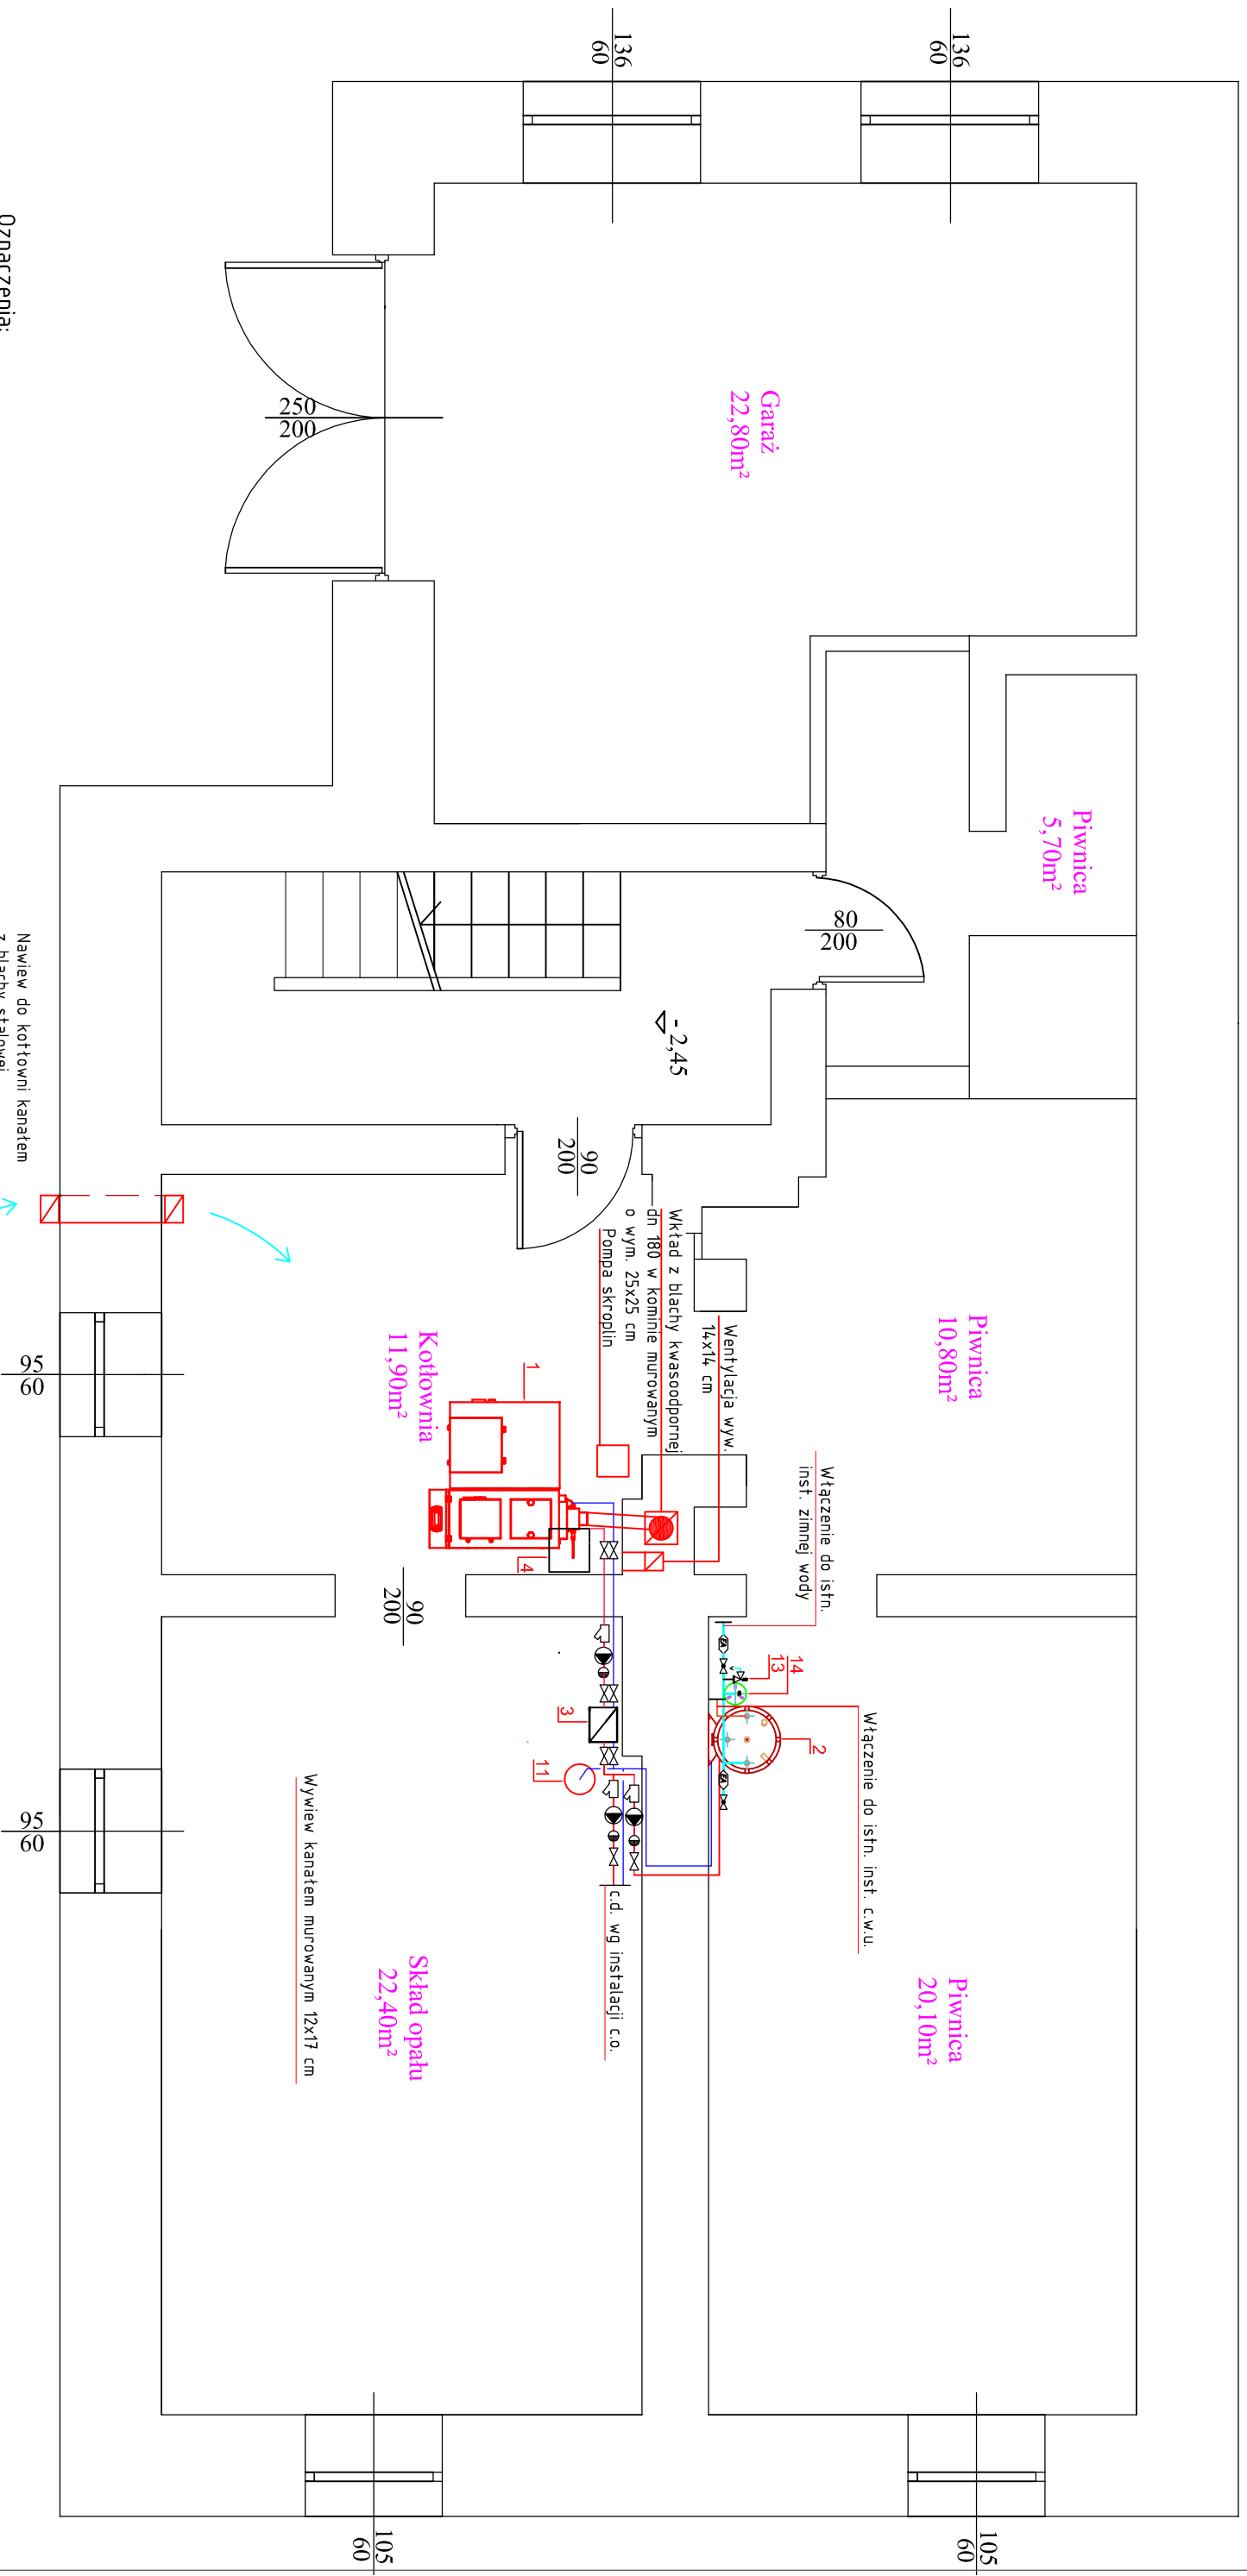

| | |
|--|--|
| Pracownia Projektowa „Energo Sanit” Mariusz Mazur | |
| 37-700 Przemysł ul. Grunwaldzka 13 | tel. 516-752-499 e-mail: ppe@opp.pl |
| TEMAT: Przebudowa instalacji centralnego ogrzewania wraz z wymianą kotła na paliwo stałe (pelet) oraz węzłem przygotowania c.w.u. – Termomodernizacja budynku gminnego nr 40 w Krzywicy | |
| ADRES INWESTYCJI: Budynek gminny w Krzywicy, dz. nr 473 obr. Krzywca gm. Krzywca, 37-754 Krzywca | |
| INWESTOR: Urząd Gminy Krzywca, Krzywca 36, 37-754 Krzywca | |
| PROJEKTANT: mgr inż. M. Mazur SPRAWDZIŁ: /P005/13 | PODPIS: DATA: 09.2017 |
| BRANŻA: Sanitarna | |
| FAZA: Projekt budowlany | |
| NAZWA RYSUNKU: Rzut piwnic - Kotłownia na paliwo stałe z węzłem przygotowania c.w.u. | SKALA: 1:50 NR RYSUNKU: 5 |