


Mapa do celów projektowych

skala 1:1000
Jednostka ewidencyjna: 181305_2 Krzywca
Obręb nr 0008 Skopów
Obszar opracowania: linia przerywana
Układ współrzędnych płaskich - 2000/8
Układ wysokości - Kronsztadt 86
Data opracowania mapy: 27.09.2019r.
Mapę sporządził: Geodeta Uprawniony Józef Urbanik
Rejestr zgłoszeń: 430.1698.2019
Mapa przyjęta do PODGİK w Przemysłu pod numerem: P.1813.2019.1906

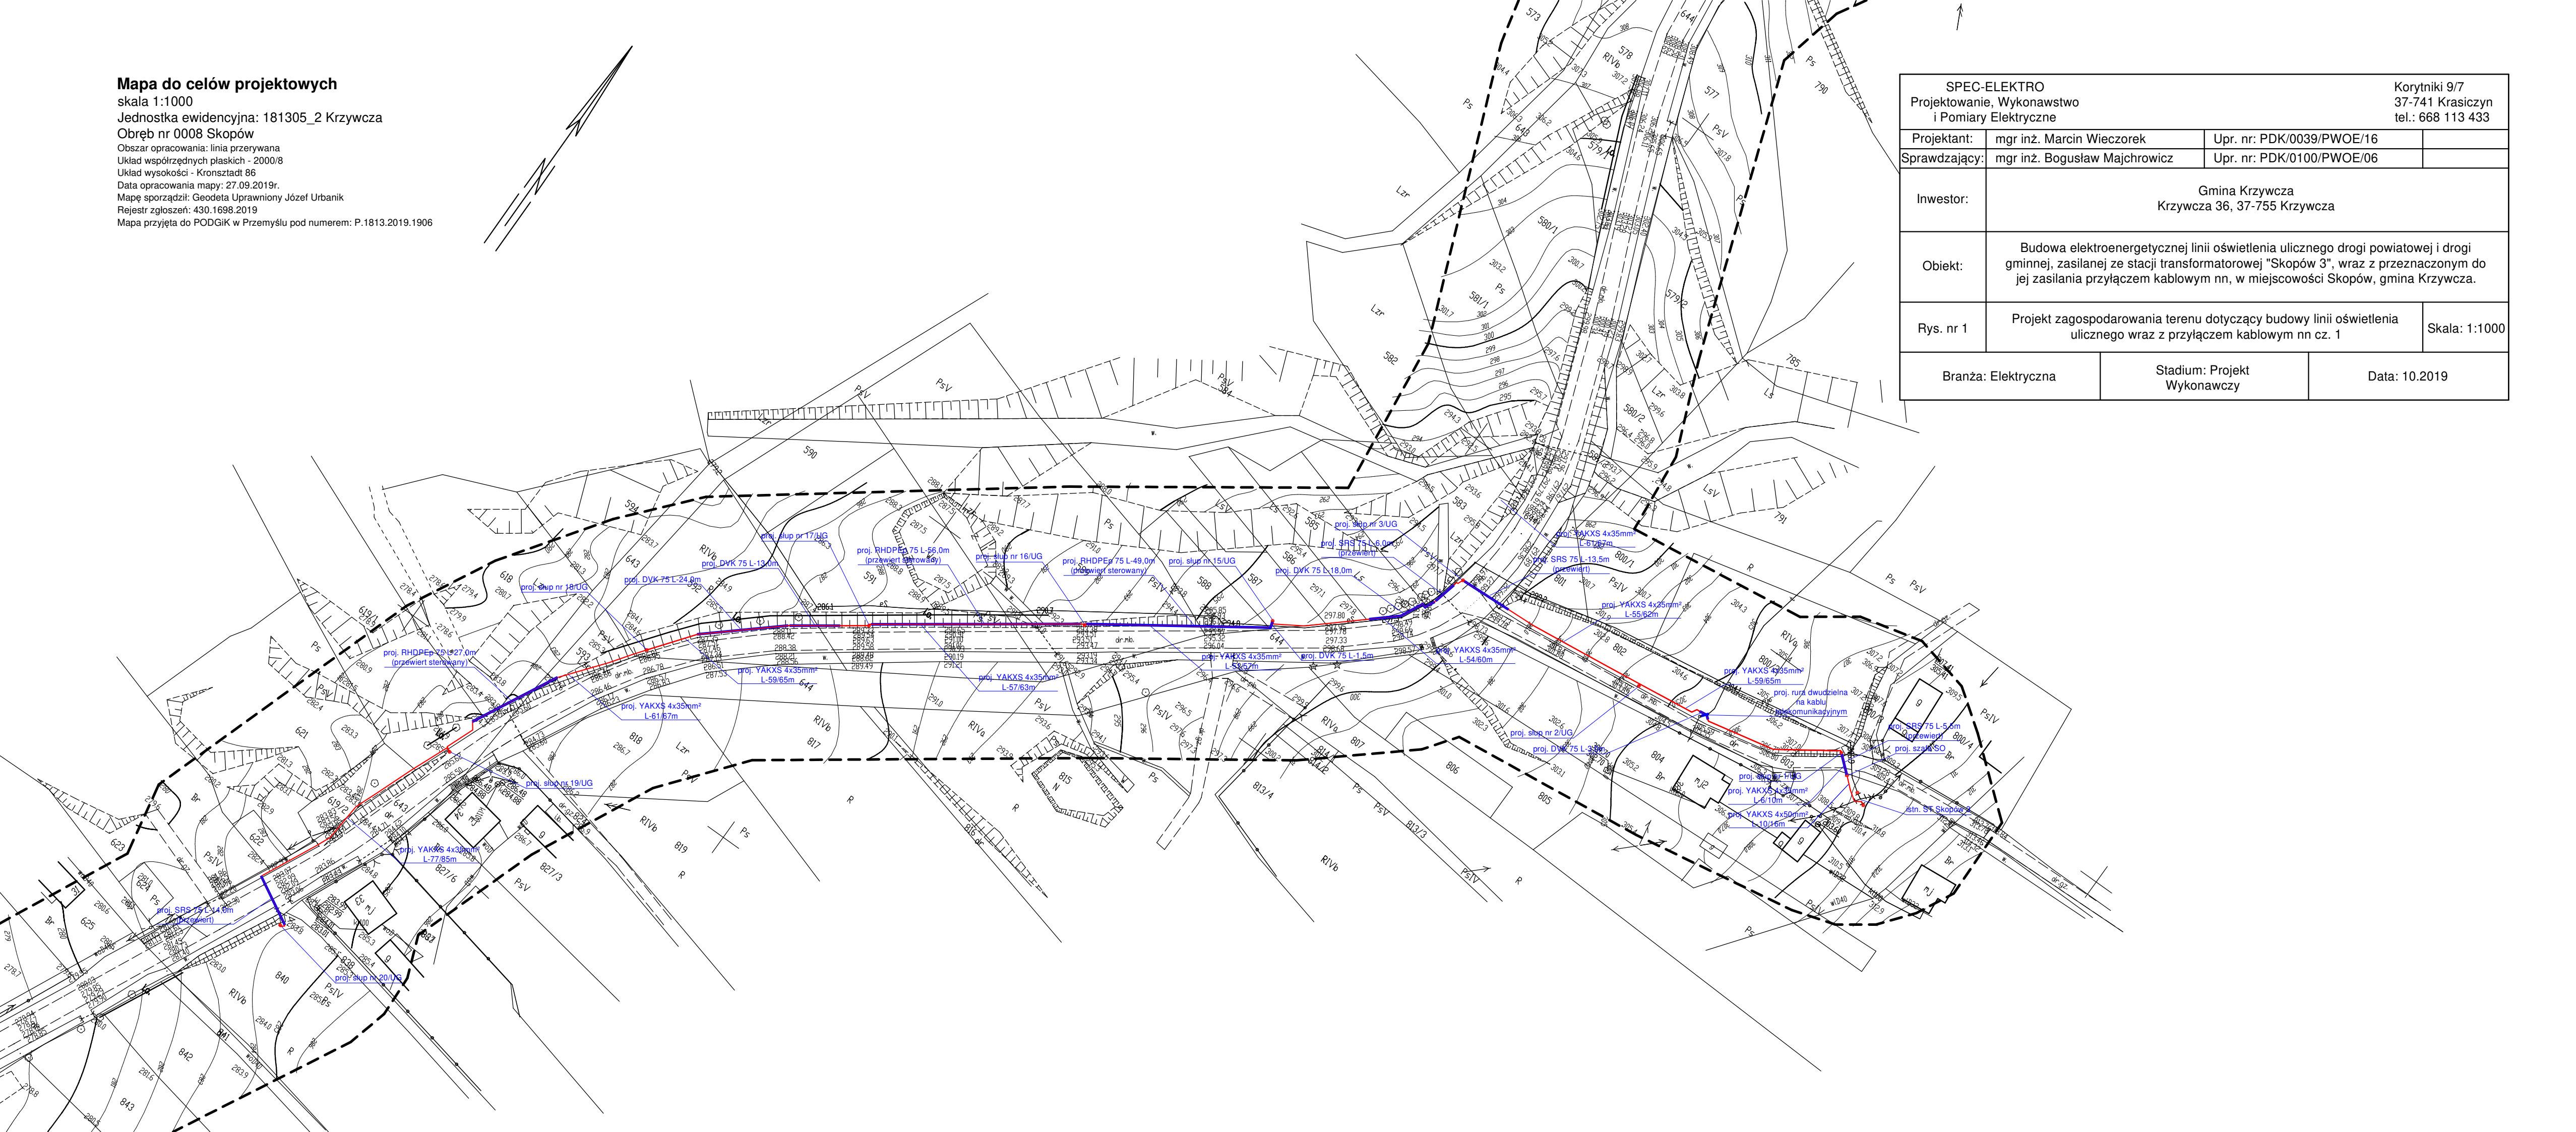

SPEC-ELEKTRO Projektowanie, Wykonawstwo i Pomiary Elektryczne		Korytniki 9/7 37-741 Krasiczyn tel.: 668 113 433	
Projektant:	mgr inż. Marcin Wieczorek	Upr. nr: PDK/0039/PWOE/16	
Sprawdzający:	mgr inż. Bogusław Majchrowicz	Upr. nr: PDK/0100/PWOE/06	
Inwestor:	Gmina Krzywca Krzywca 36, 37-755 Krzywca		
Obiekt:	Budowa elektroenergetycznej linii oświetlenia ulicznego drogi powiatowej i drogi gminnej, zasilanej ze stacji transformatorowej "Skopów 3", wraz z przeznaczonym do jej zasilania przyłączem kablowym nn, w miejscowości Skopów, gmina Krzywca.		
Rys. nr 1	Projekt zagospodarowania terenu dotyczący budowy linii oświetlenia ulicznego wraz z przyłączem kablowym nn cz. 1		Skala: 1:1000
Branża: Elektryczna		Stadium: Projekt Wykonawczy	Data: 10.2019